


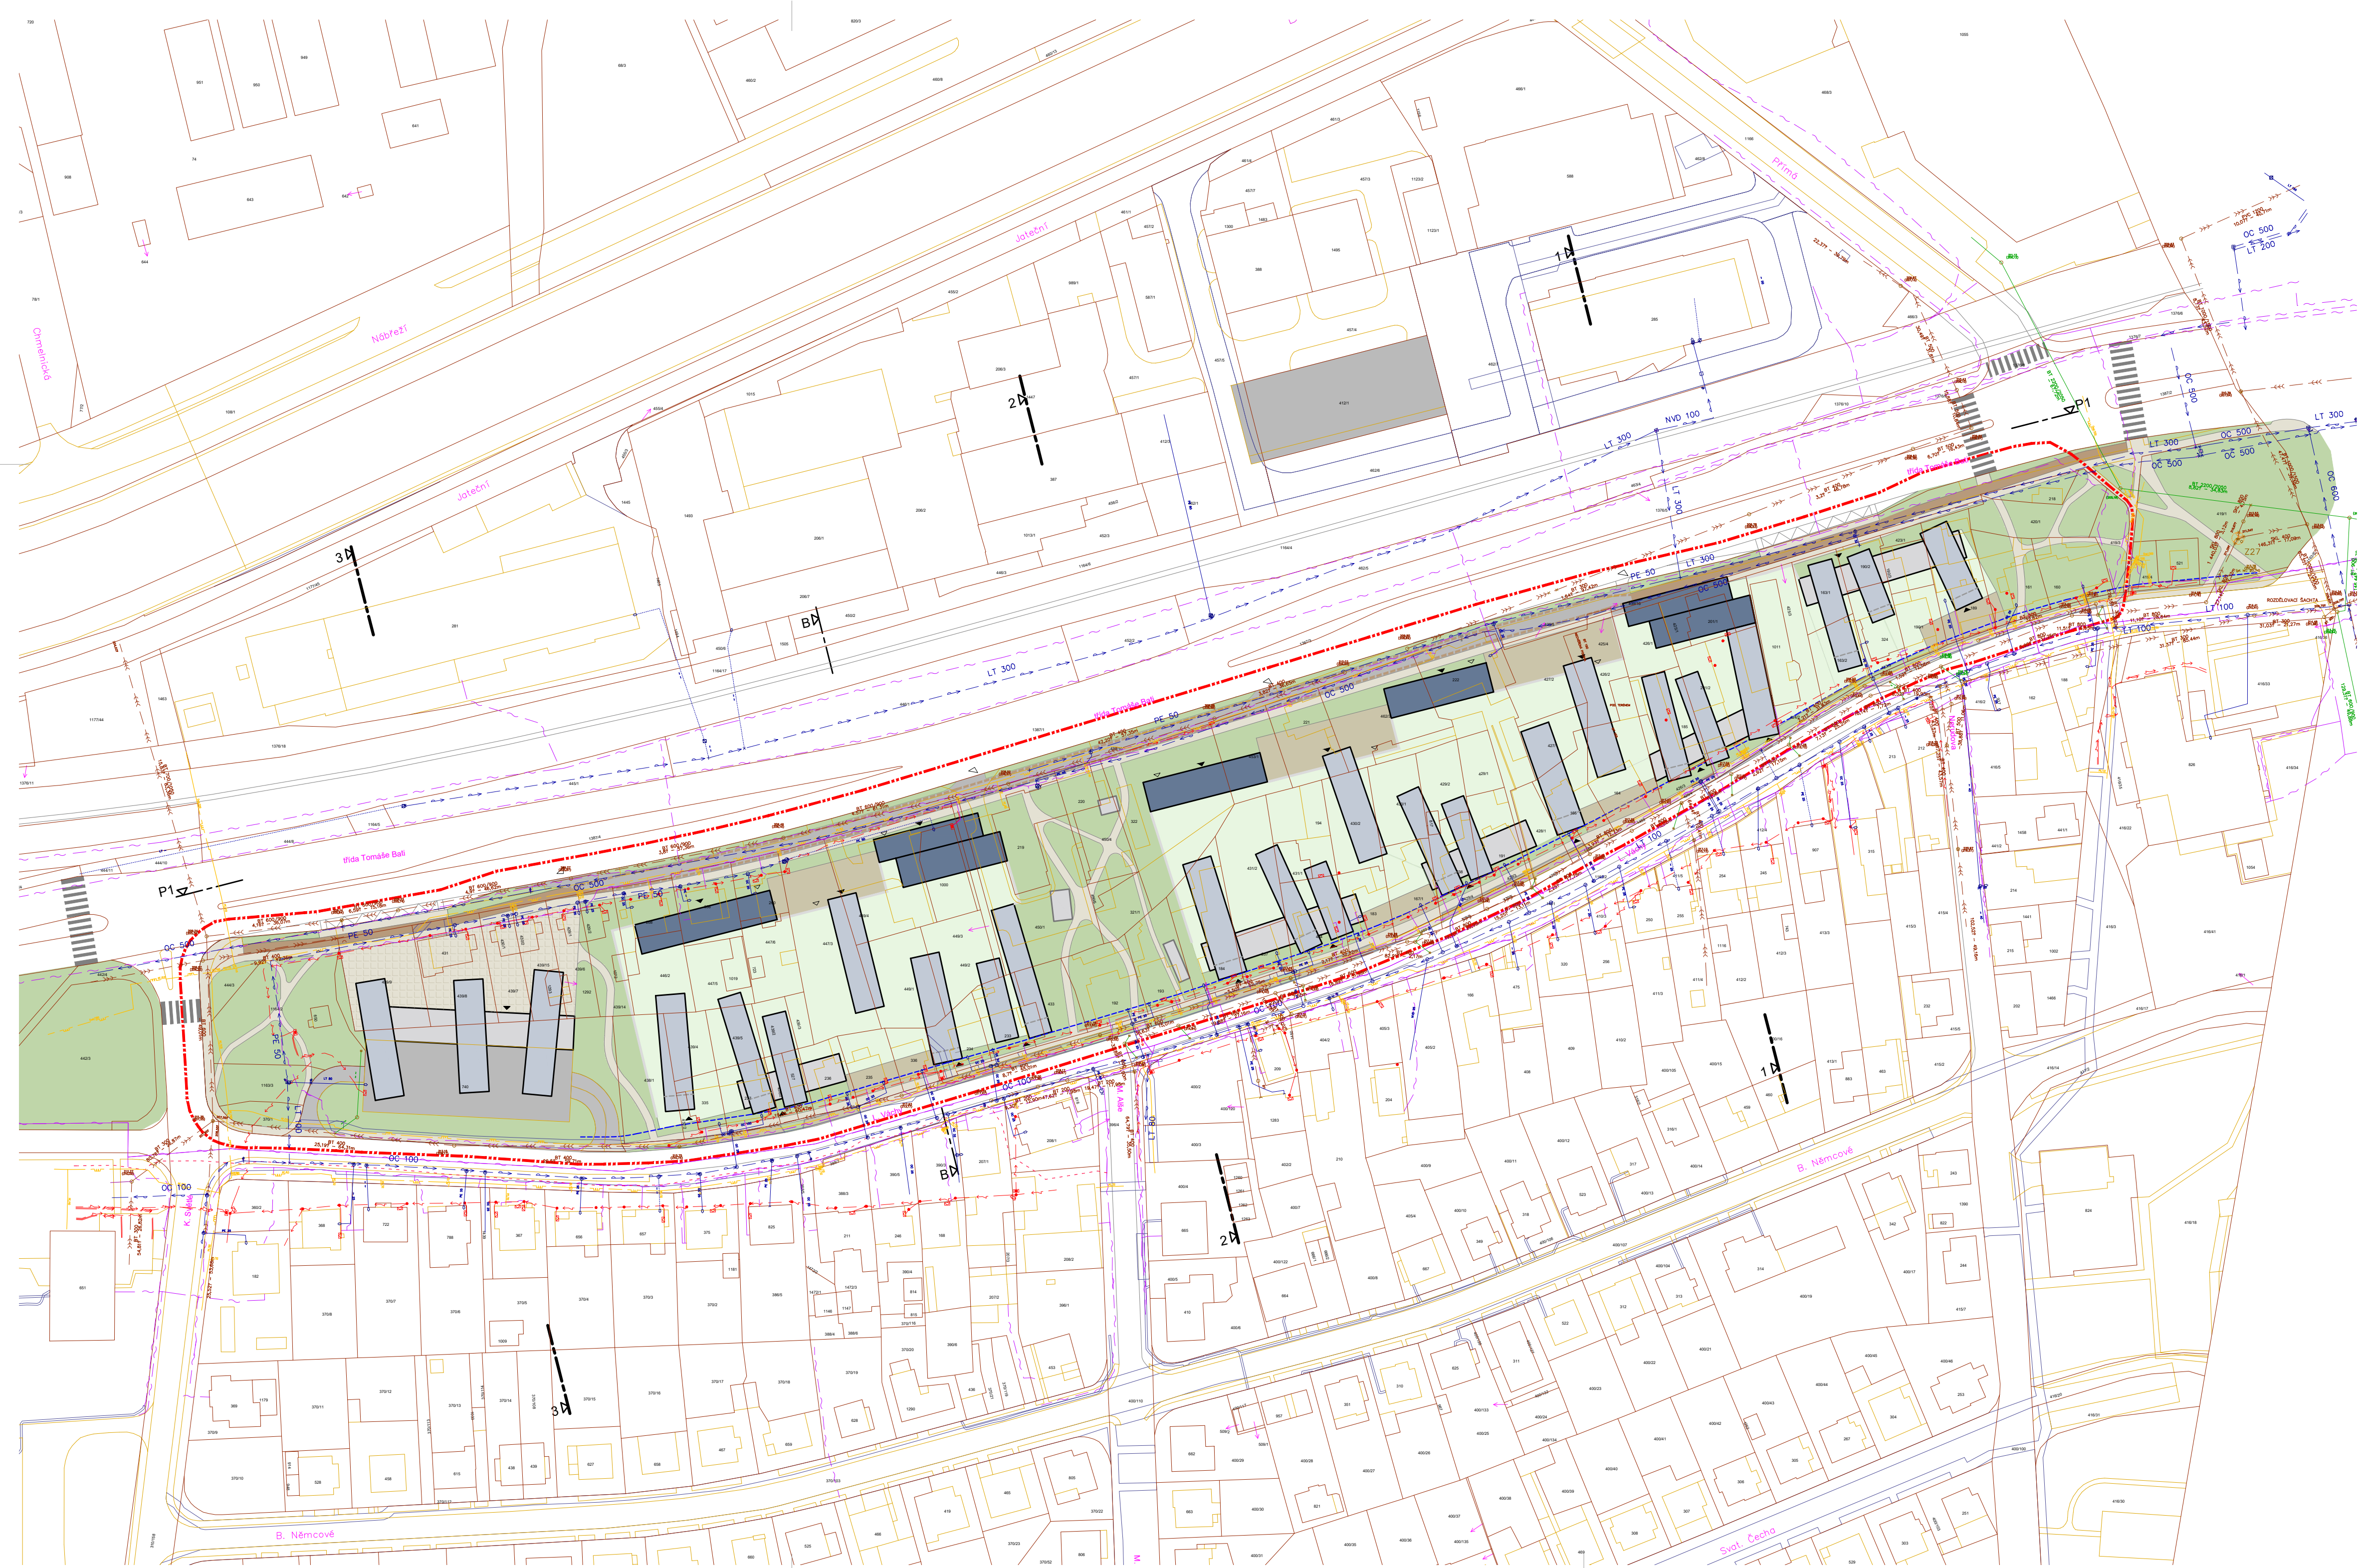

LEGENDA:

- REŠENÉ ÚZEMÍ
- STÁVAJÍCÍ KANALIZACE JEDNOTNÁ
- STÁVAJÍCÍ KANALIZACE DEŠŤOVÁ
- STÁVAJÍCÍ VODOVOD
- STÁVAJÍCÍ STL PLYNOVODNÍ ŘÁD
- STÁVAJÍCÍ KABEL ELEKTRO NN
- STÁVAJÍCÍ KABEL ELEKTRO VN
- STÁVAJÍCÍ KABEL SDĚLOVACÍ

ZODPOVĚDNÝ PROJEKTANT:
Ing. arch. HELENA KOČIŠOVÁ

VYPRACOVAL:
Ing. arch. Š. KOČIŠ, Ing. arch. V. KOZUMPLÍK, Ing. arch. J. STRATÍLEK, Ing. arch. L. VESELÁ

INVESTOR:
Pořizovatel: Magistrát města Zlína, oddělení prostorového plánování
Objednatel: Downtown Invest Holding s.r.o., Kampelkova 35/20, Stránice, 602 00 Brno

ZAKÁZKA:
ÚZEMNÍ STUDIE ZLÍN-PRŠTNÉ, UL. L. VÁCHY
k. ú. Zlín-Prštné [636142]

VÝKRES:
URBANISTICKÁ SITUACE - KOORDINAČNÍ VÝKRES

ČÍSLO ZAKÁZKY:
20-22 BAT-ÚS

STUPEŇ:
MĚŘÍTKO: 1:1000

PROFESE:
ARCH.-STAVEBNÍ

DATUM:
11 / 2021

ÚZEMNÍ STUDIE

Č.VÝKRESU / REVIZE:
3b

atelier a. vo

Dunčákova 5, 613 00 Brno
tel.: +420 604 238 947
atelier@atelier.cz, www.atelier.cz